
 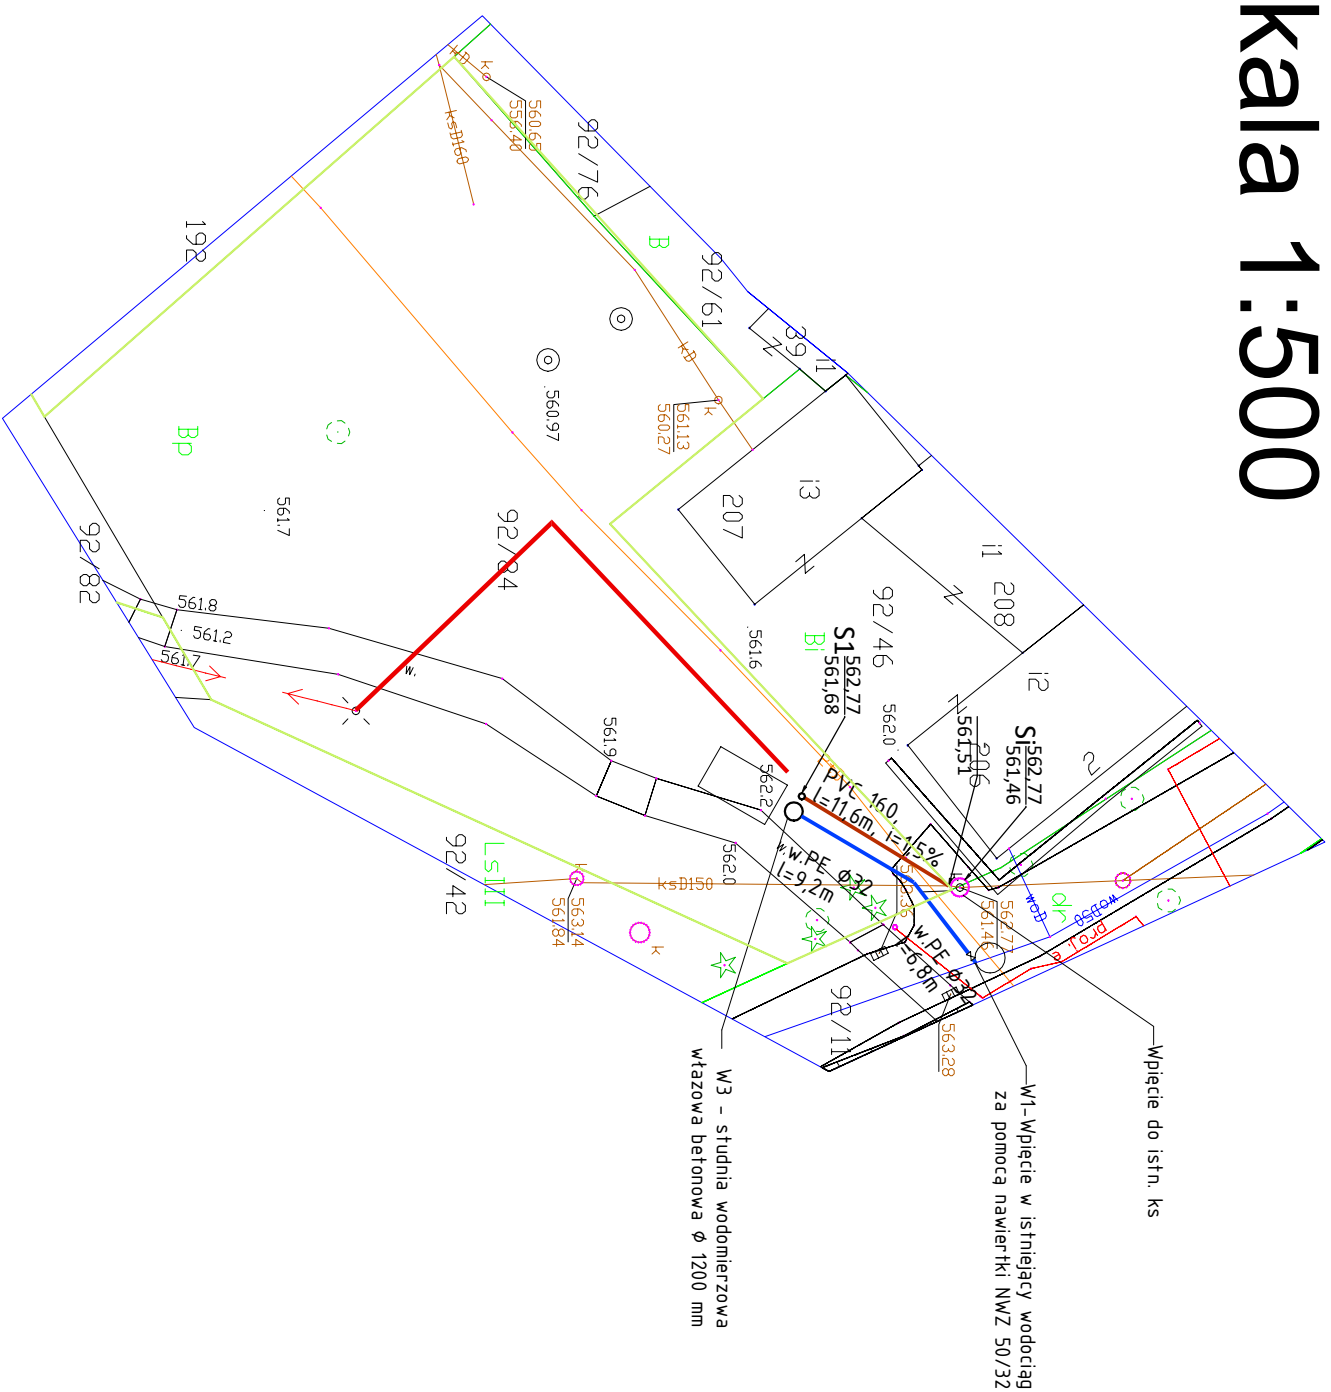


# skala 1:500



 <p><b>PRACOWNIA PROJEKTOWA</b>  <b>PION Piotr Wajsberg</b>          SIEDZIBA: UL. WAŁBRZYSKA 10          58-100 ŚWIDNICA</p>			
<b>Investor</b>	Gmina Mieroszków 58-350 Mieroszków, pl. Niepodległości 1		
<b>Adres</b>	<b>Sokołowsko</b>		
<b>Adres geod.</b>	nr dz. 92/84, 92/11, Obręb: <b>Sokołowsko, jedn. ewid. 022106_5.0007</b>		
<b>Temat</b>	Roboty budowlane na wykonanie przyłączy wodnego i kanalizacji sanitarnej oraz wewnętrznej energetycznej linii zasilającej dla inwestycji budowy segmentowej toalety.		
<b>Temat rysunku</b>	<b>Projekt zagospodarowania terenu</b>		
<b>Inisial. sanitarnie:</b>	<b>Imię i nazwisko</b>	<b>Nr upr.</b>	<b>Podpis</b>
<b>Projektant</b>	mgr inż. Piotr Wajsberg	LBS0176/PBS21	
<b>Projektant</b>	mgr inż. Paweł Liike	DOS/0471/PBE/19	
<b>Skala</b> <b>1:500</b>	<b>Faza</b> <b>PROJEKT</b> <b>BUDOWLANY</b>	<b>Branża</b> <b>inst. san.</b>	<b>Data</b> 03.10.2022
			<b>Nr rysunku</b> <b>S-01</b>